


KOORDINAČNÍ SITUACE č.1
 M1:250

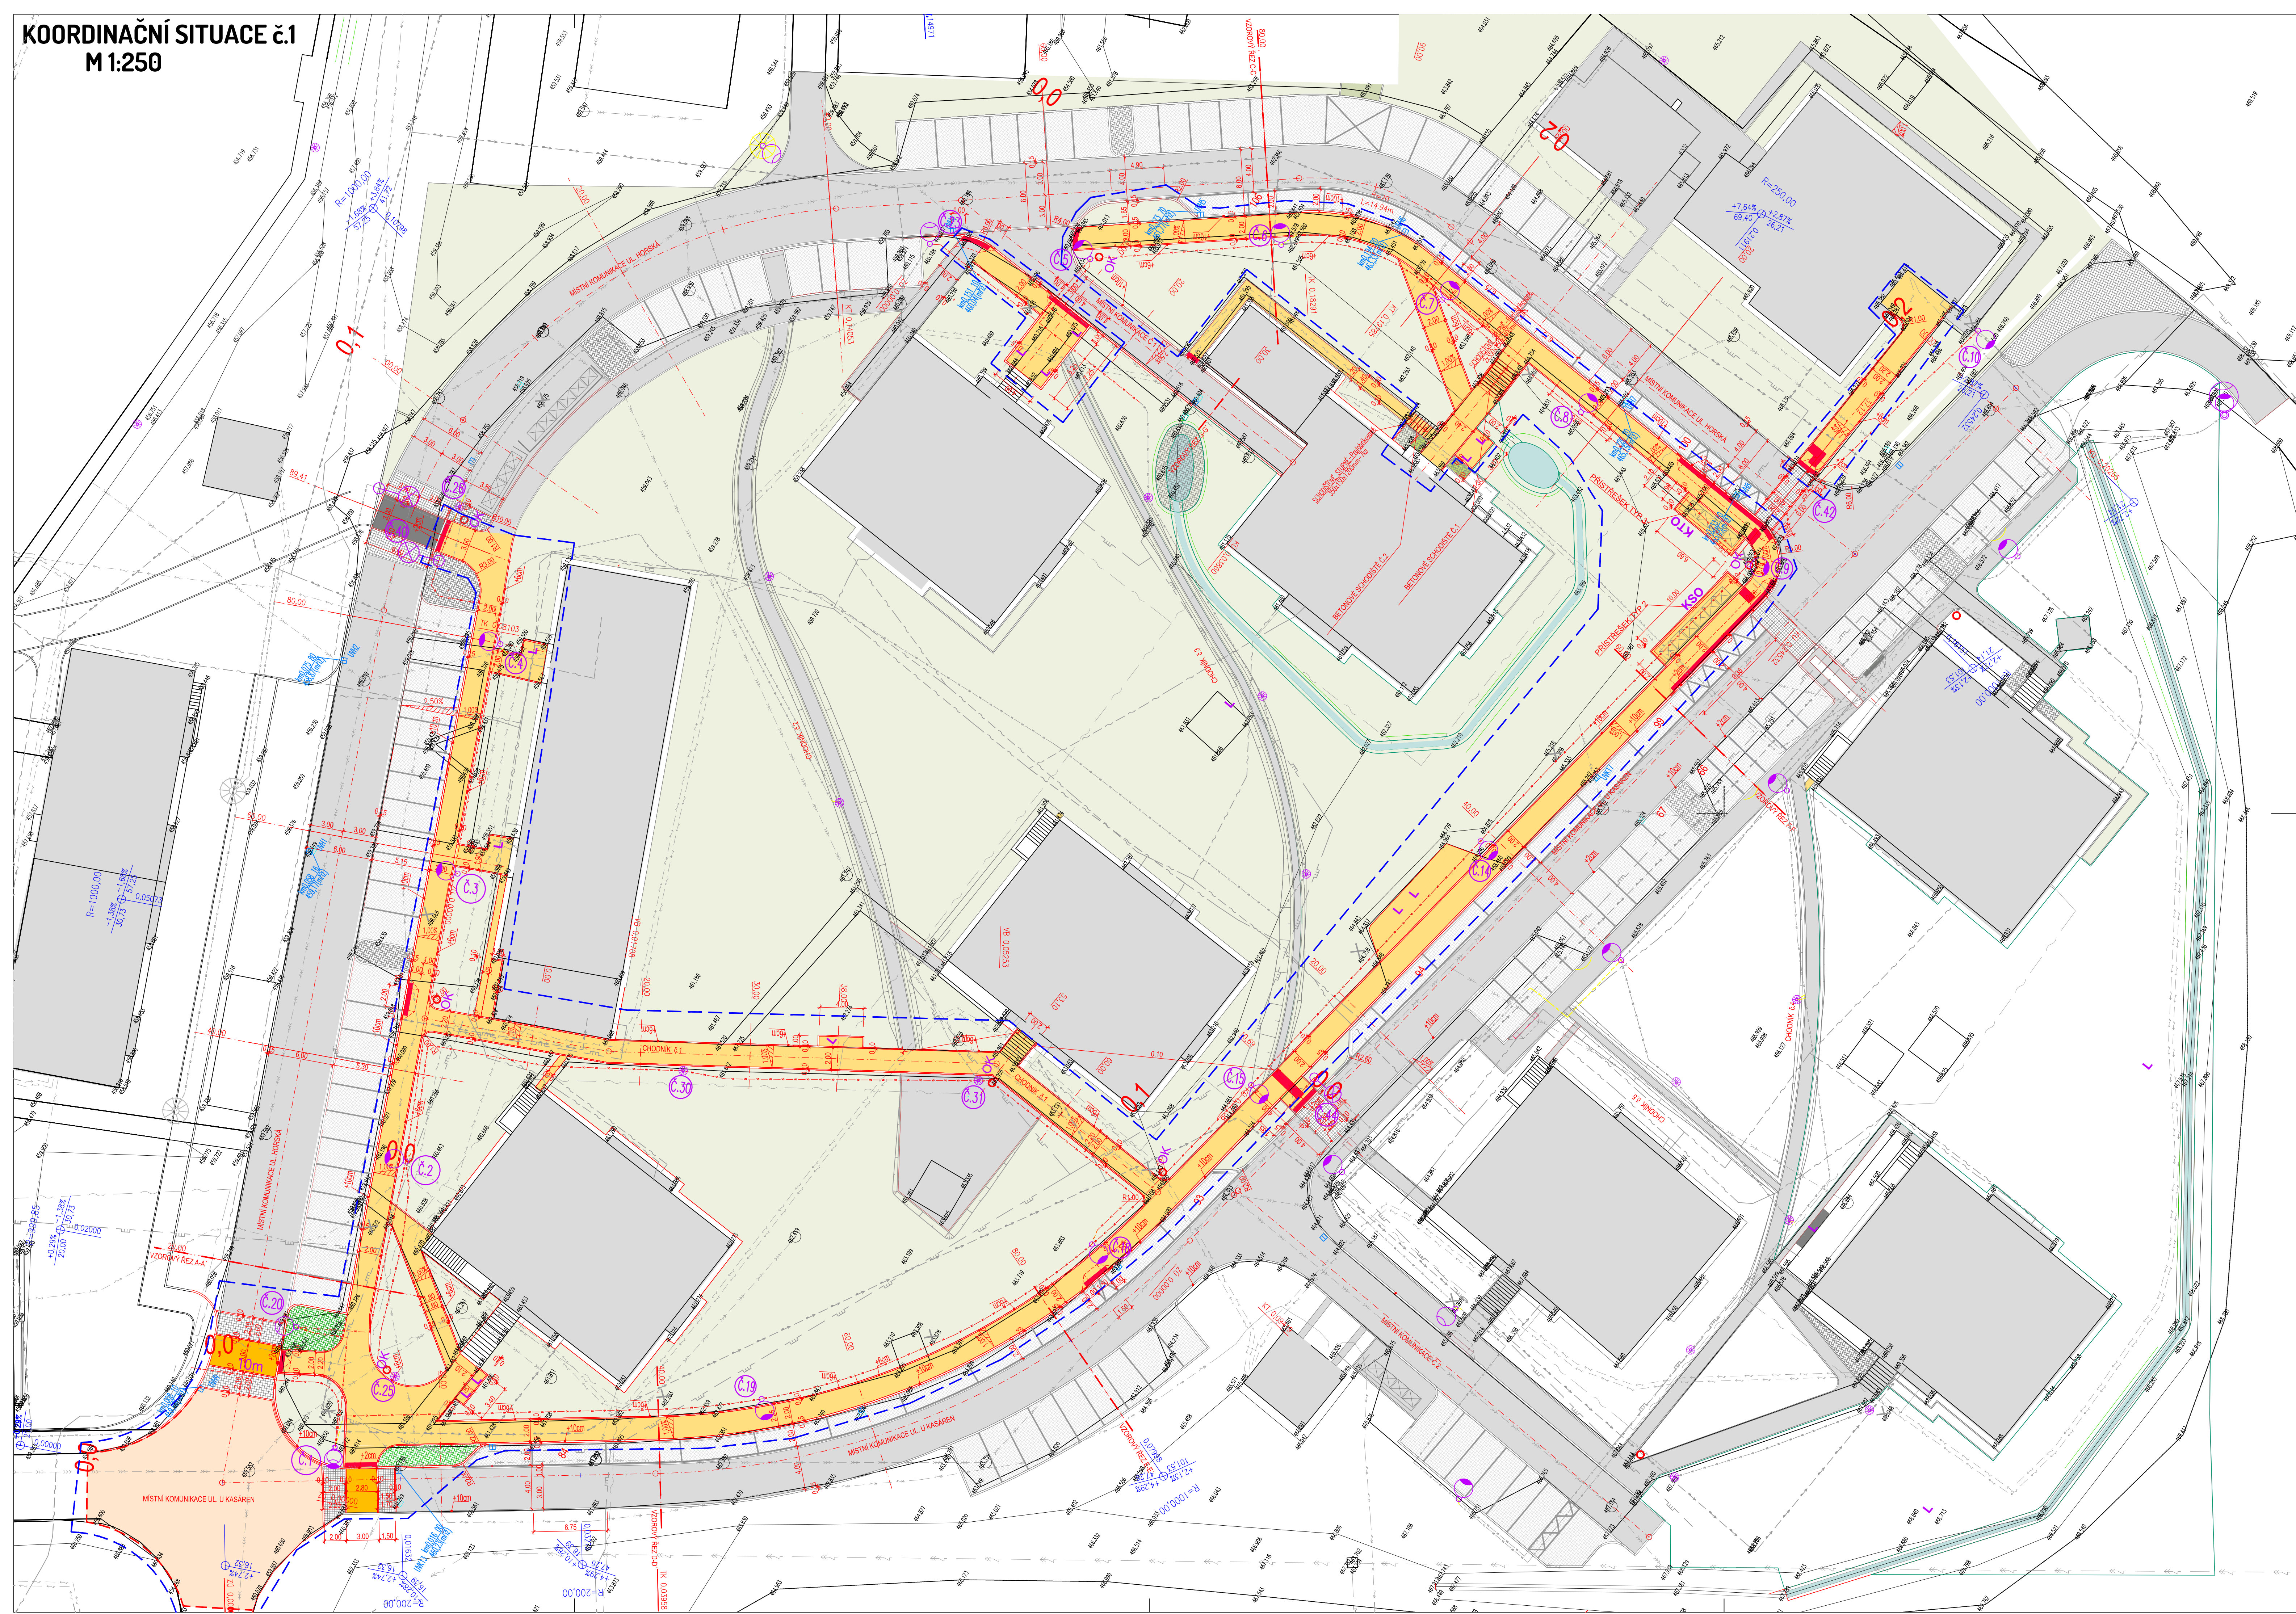

- LEGENDA:**
- STÁVAJÍCÍ PONECHANÉ STAVBY (BUDOVY, MOSTY, ZDÍ, PROPUSTKY, ...)
 - STÁVAJÍCÍ PONECHANÉ OPLOČENÍ A ZDÍ (DRATĚNÉ, ZDĚNÉ, DŘEVĚNÉ)
 - STÁVAJÍCÍ ZPEVNĚNÉ PLOCHY (VOZOVKY, CHODNÍKY, DLÁŽĚNÉ KORYTA, ...)
 - STÁVAJÍCÍ SVAHY
 - STÁVAJÍCÍ SOLITERNÍ STROMY S PRŮMĚREM KMNŮ
 - STÁVAJÍCÍ PLOŠNÉ SKUPINY STROMŮ A KEŘŮ
 - PŮVODNÍ KONSTRUKCE (MOSTNÍ PROVÍZORIA, ZAŘÍZENÍ STAVBY, PŘÍJEZDOVÉ KOMUNIKACE, ...)
 - NOVÉ STAVBY (KOMUNIKACE, MOSTY, ZDÍ, PROPUSTKY, ...)
 - NOVÉ OPLOČENÍ A ZDÍ (DRATĚNÉ, ZDĚNÉ, DŘEVĚNÉ)
 - NOVÉ ZEMNÍ TĚLESO
 - CHODNÍK - BETONOVÁ VSAKOVACÍ DLÁŽBA tl. 60 mm
 - BETONOVÁ PRÁH ČB KRYT
 - CHODNÍK - BETONOVÁ DLÁŽBA RELIÉFNÍ (ČERVENÁ)
 - KOMUNIKACE Z ASF. POVRCHU - ACOT+ tl. 40 mm
 - PLOCHY Z ŽUL. KOTSEK
 - ZELEN
 - ROZSAH STAVBY - CHODNÍKY A CHODNÍKOVÉ PLOCHY

- LEGENDA INŽENÝRSKÝCH SÍTÍ:**
- STÁVAJÍCÍ VEDENÍ NÍZKÉHO NAPĚTÍ (ČEZ Distribuce, a.s.)
 - STÁVAJÍCÍ VEDENÍ VYSOKÉHO NAPĚTÍ (ČEZ Distribuce, a.s.)
 - STÁVAJÍCÍ SDOĚLOVACÍ VEDENÍ
 - STÁVAJÍCÍ SDOĚLOVACÍ VEDENÍ
 - STÁVAJÍCÍ SDOĚLOVACÍ VEDENÍ NEOVĚŘENÉ
 - STÁVAJÍCÍ STŘEDOTLAKY PLYNOVOD, OVĚŘENÉ (GASNET, s.r.o.)
 - KANALIZACE
 - STÁVAJÍCÍ VODOVOD
- LEGENDA KATASTRU:**
- HRANICE KATASTRÁLNÍCH ÚZEMÍ
 - HRANICE PARCELY KATASTRU NEMOVITOSTÍ
 - 764/1

- SO 401 Veřejné osvětlení**
- 1285m-CYKY-J 4x16 v celé trase v kabelové chráničce 63 + FeZn 30x4 zemničí psosek
 - Č.1-Č.10, Č.14,Č.15,Č.18,Č.19-OSVĚTLOVACÍ STOŽÁR BEZPATICOVÝ ŽÁROVÉ ZINKOVANÝ 8m VČ. VÝLOŽNÍKU (ROVNÝ 1.5m) A SVÍTIDLA SHC 100W (VČETNĚ VÝBOJKY) SVORKOVNICE 3 x CYKY 50x16 mm, IP 54
 - Č.20-OSVĚTLOVACÍ STOŽÁR BEZPATICOVÝ ŽÁROVÉ ZINKOVANÝ 5m VČ. SVÍTIDLA SHC 70W Stožár sadový je osazen svítidlem přímo na vrchol dřívku, bez výložníku, v 5m SVORKOVNICE 3 x CYKY 50x16 mm, IP 54 svítidlo sadové výbojkové -70W, matný kryt včetně výbojky
 - Č.25,Č.26,Č.23-OSVĚTLOVACÍ STOŽÁR BEZPATICOVÝ ŽÁROVÉ ZINKOVANÝ 4m VČ. SVÍTIDLA SHC 70W Stožár sadový je osazen svítidlem přímo na vrchol dřívku, bez výložníku, v 4m SVORKOVNICE 3 x CYKY 50x16 mm, IP 54 svítidlo sadové výbojkové -70W, matný kryt včetně výbojky
 - Č.30,Č.31,Č.42,Č.44-OSVĚTLOVACÍ STOŽÁR BEZPATICOVÝ ŽÁROVÉZINKOVANÝ 6m VČETNĚ VÝLOŽNÍKU A SPEC. SVÍTIDLA 150W - PŘECHOD PRO CHOCE A MÍSTA PRO PŘECHÁZENÍ
- POZNÁMKA:
 JEDNOTLIVÉ TYPY SVÍTIDEL BUDOU UPŘESNĚNY SE SPRÁVCEM VO.

PROJEKTANT Ing. Petr Gurlika	KONTROLA Ing. Petr Gurlika	ZODP. PROJEKTANT Ing. Petr Gurlika	VIAT s.r.o. Lidická 18/700 602 00 Brno IČO: 05705398	
INVESTOR: Město Jeseník Masarykovo nám. 790 B1 Jeseník	KRAJ: Olomoucký	KATASTR. ÚZEMÍ: Jeseník	FORMÁT A4	
STAVBA: REGENERACE SÍDLISTÉ 9. KVĚTKA JESENÍK CHODNÍKY A CHODNÍKOVÉ PLOCHY			DATUM 12/2022	
			ZAKAZKA ČÍSLO MH 03/20	
			STUPĚŇ PDPS	
OBSAH: KOORDINAČNÍ SITUACE			MĚŘÍTKO 1:250	ČÍSLO VYKRESU C.2.